



Grundriss

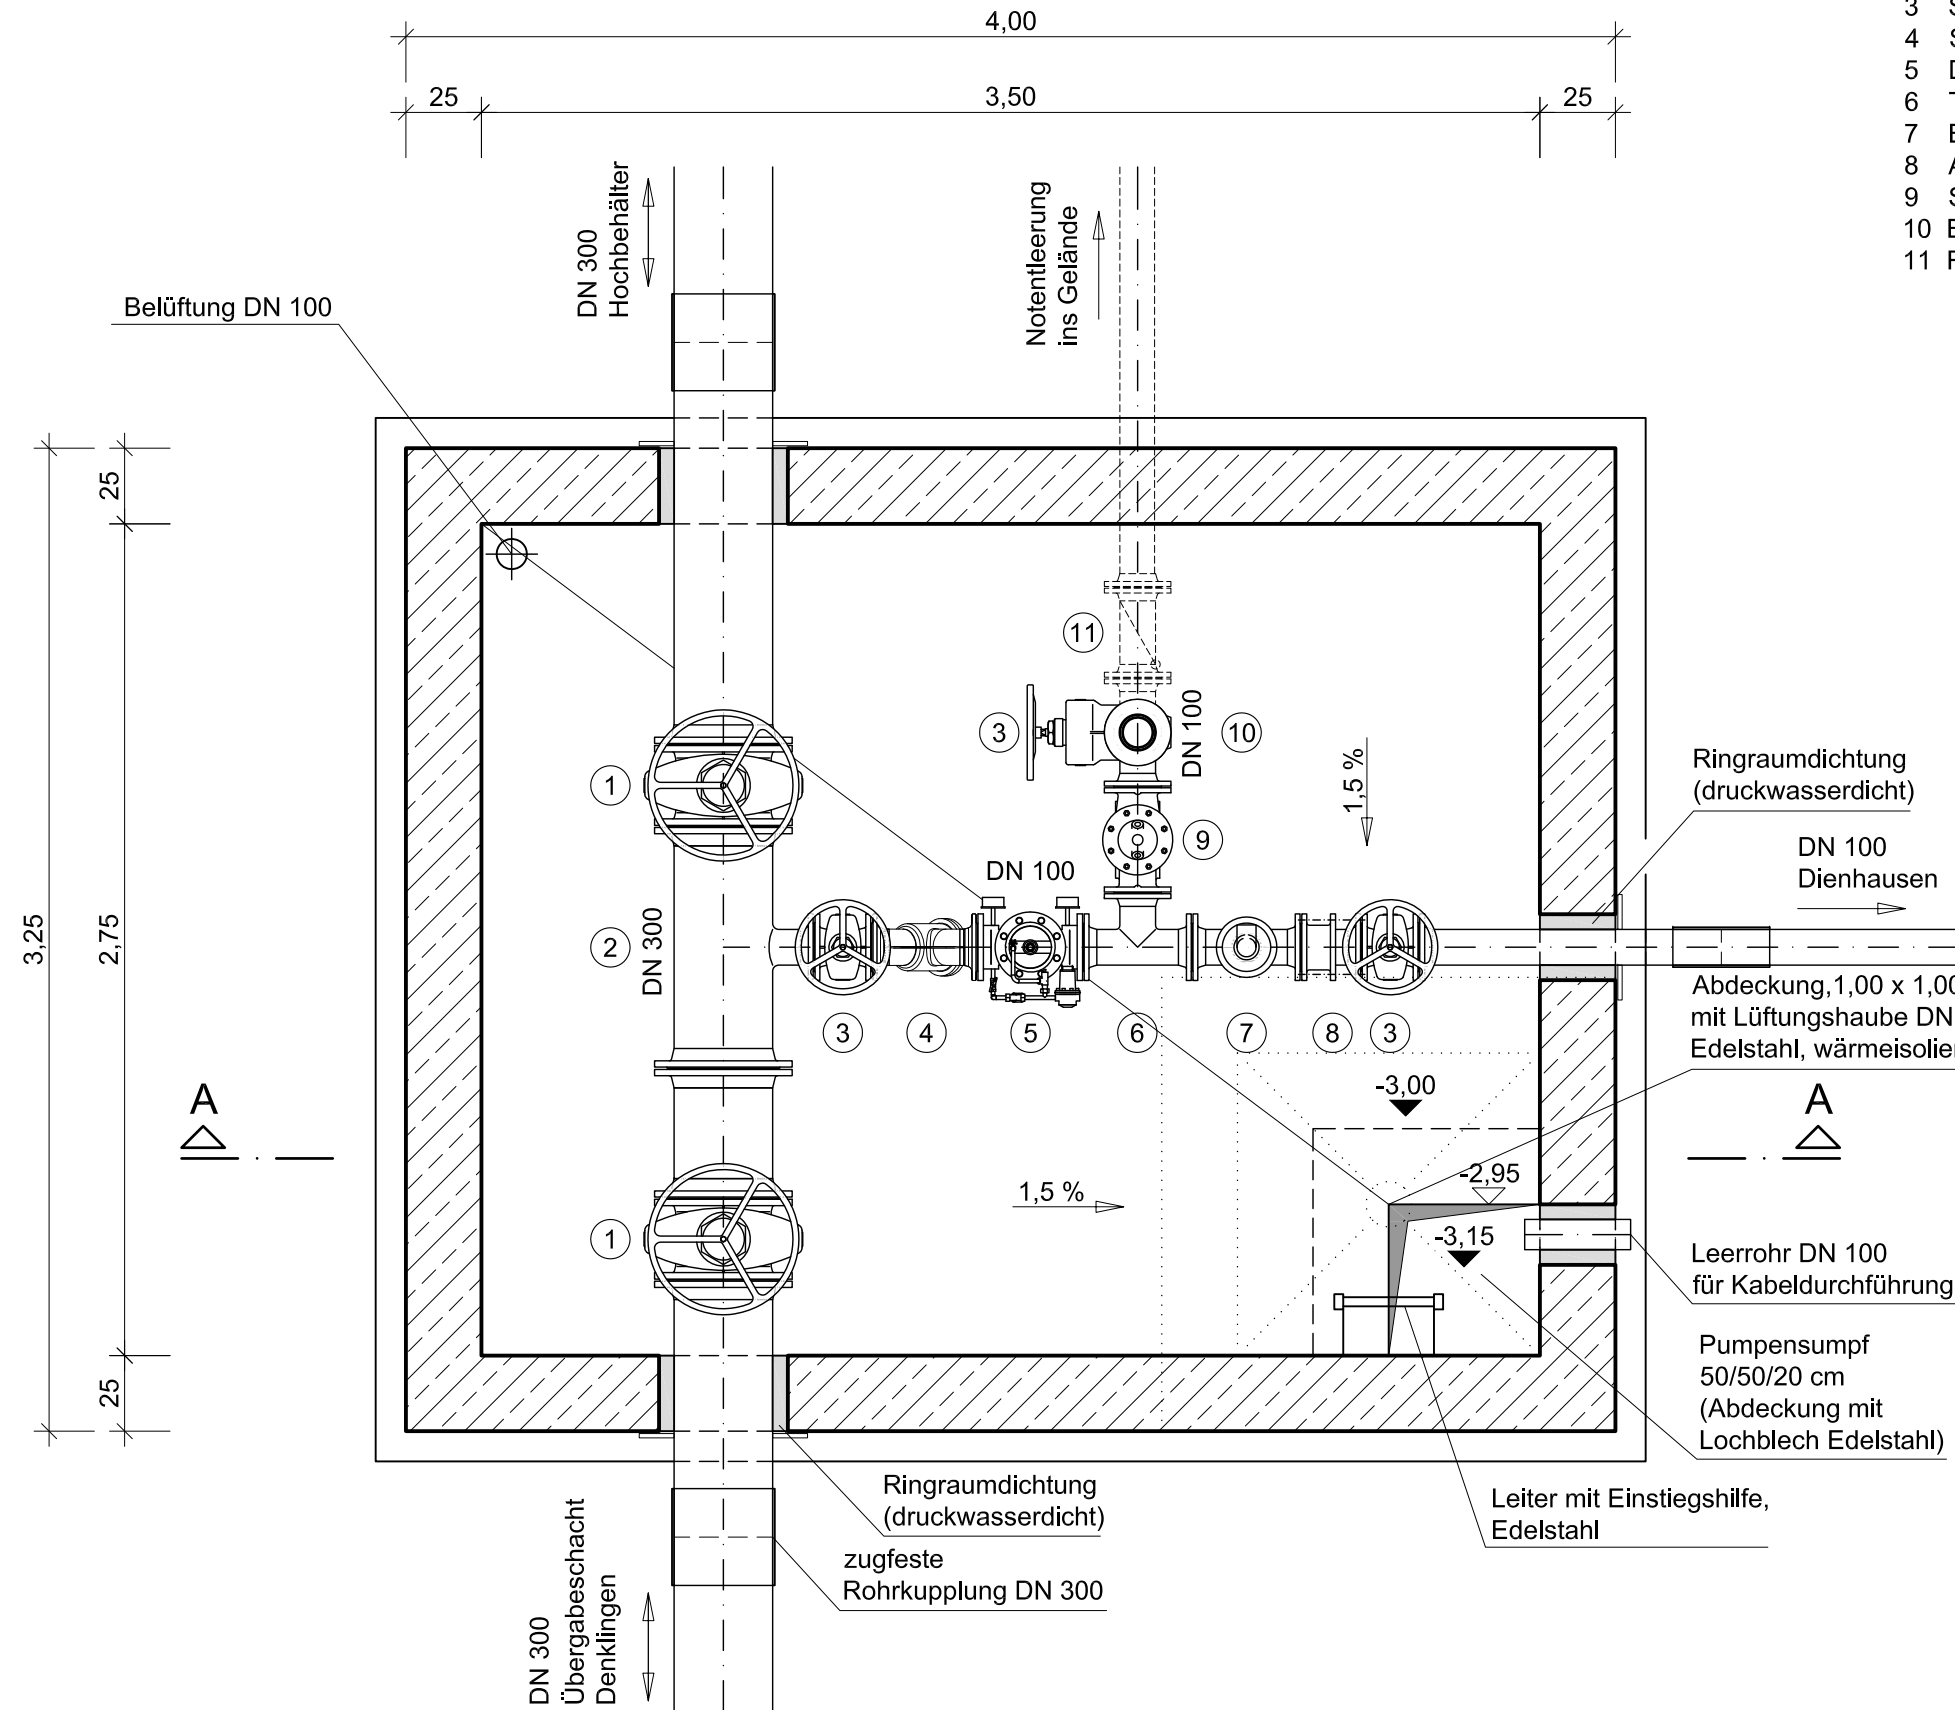

Zeichenerklärung:

- 1 Schieber DN 300
- 2 T-Stück DN 300/100
- 3 Schieber DN 100
- 4 Schmutzfänger DN 100
- 5 Druckminderventil DN 100
- 6 T-Stück DN 100
- 7 Be- und Entlüftungsventil
- 8 Ausbaustück DN 100
- 9 Sicherheitsventil DN 100
- 10 Bogen 90° DN 100
- 11 Rückschlagklappe DN 100

Schnitt A-A

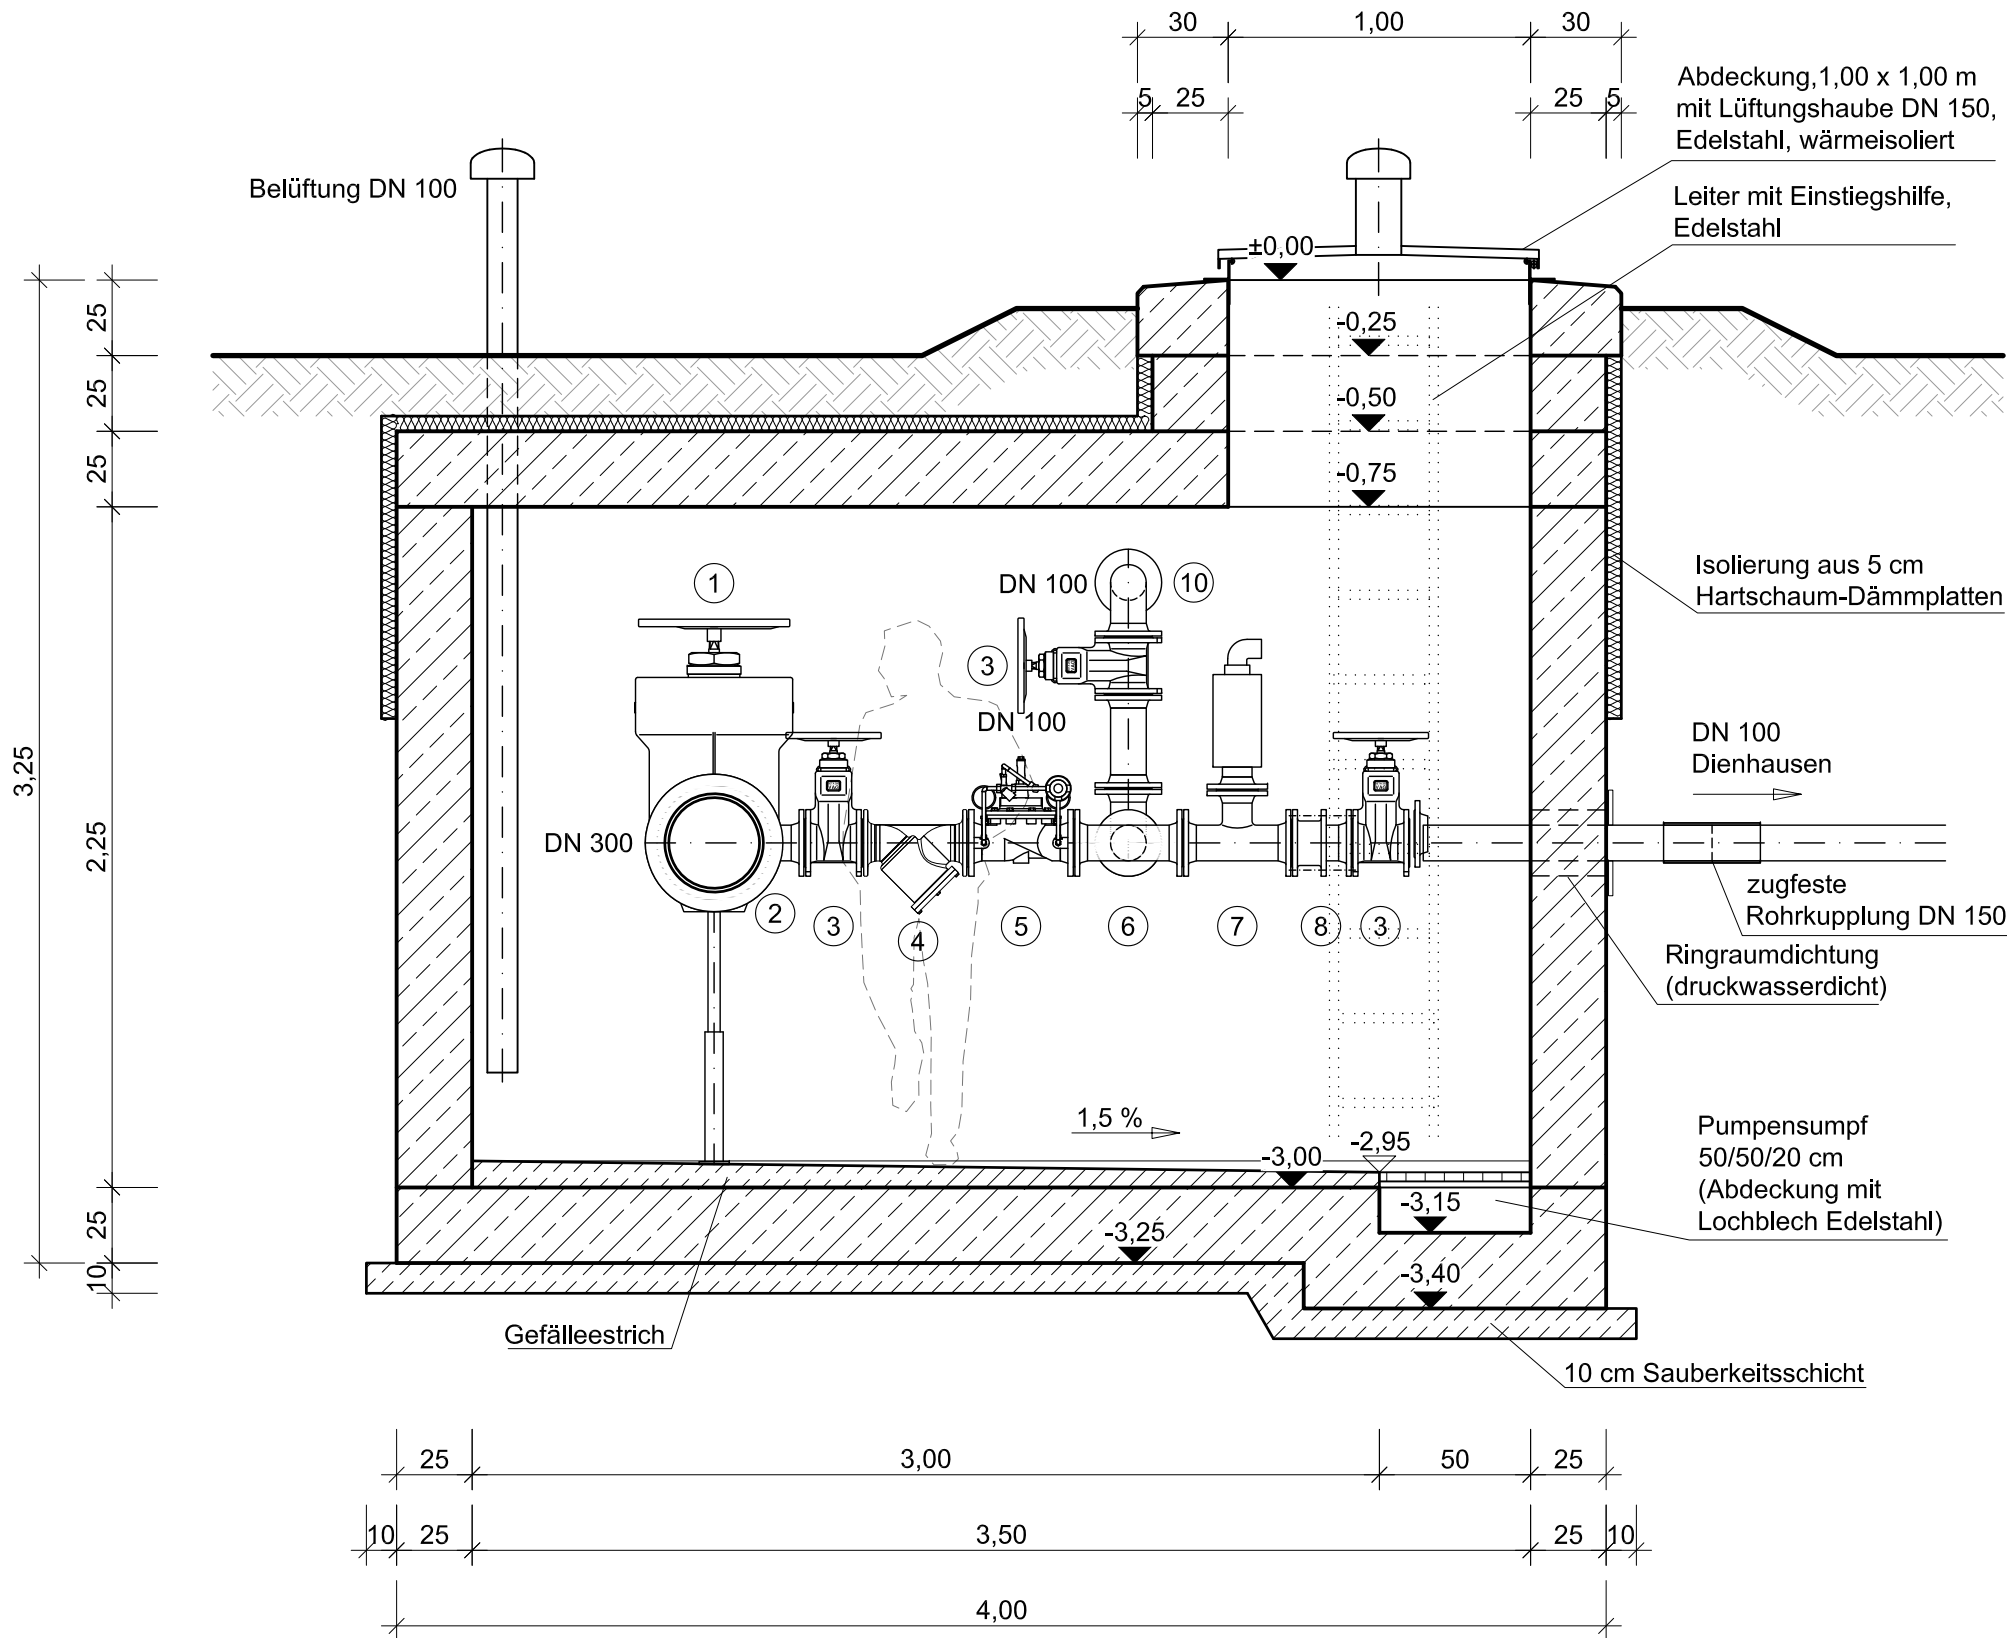

Boden-, Wand- und Deckenstärken gemäß statischer Berechnung.
Angegebene Maße sind nur Richtwerte.
Ausführung Stahlbeton in WU-Beton.

Nr.	Änderungen	geänd. am	Name	gepr. am	Name
Vorhaben: Wasserversorgung Gemeinde Denklingen			Projekt.-Nr.: ea-Denk-001.01		
Landkreis: Landsberg am Lech Gemeinde: Denklingen			Anlage: 8		
Maßstab: 1 : 25			Plan-Nr.: V 65		
Druckminderschacht Dienhausen				Datum	Name
			entw.	Aug. 2017	Krötzing
			gez.	Aug. 2017	Lenz
Vorhabensträger:			Entwurfsverfasser:		
Gemeinde Denklingen Hauptstraße 23 86920 Denklingen			Dr. Blasy - Dr. Øverland Beratende Ingenieure GmbH & Co. KG Moosstraße 3 82279 Eching am Ammersee		
Datum			22.09.2017		
Unterschrift			Datum		