

 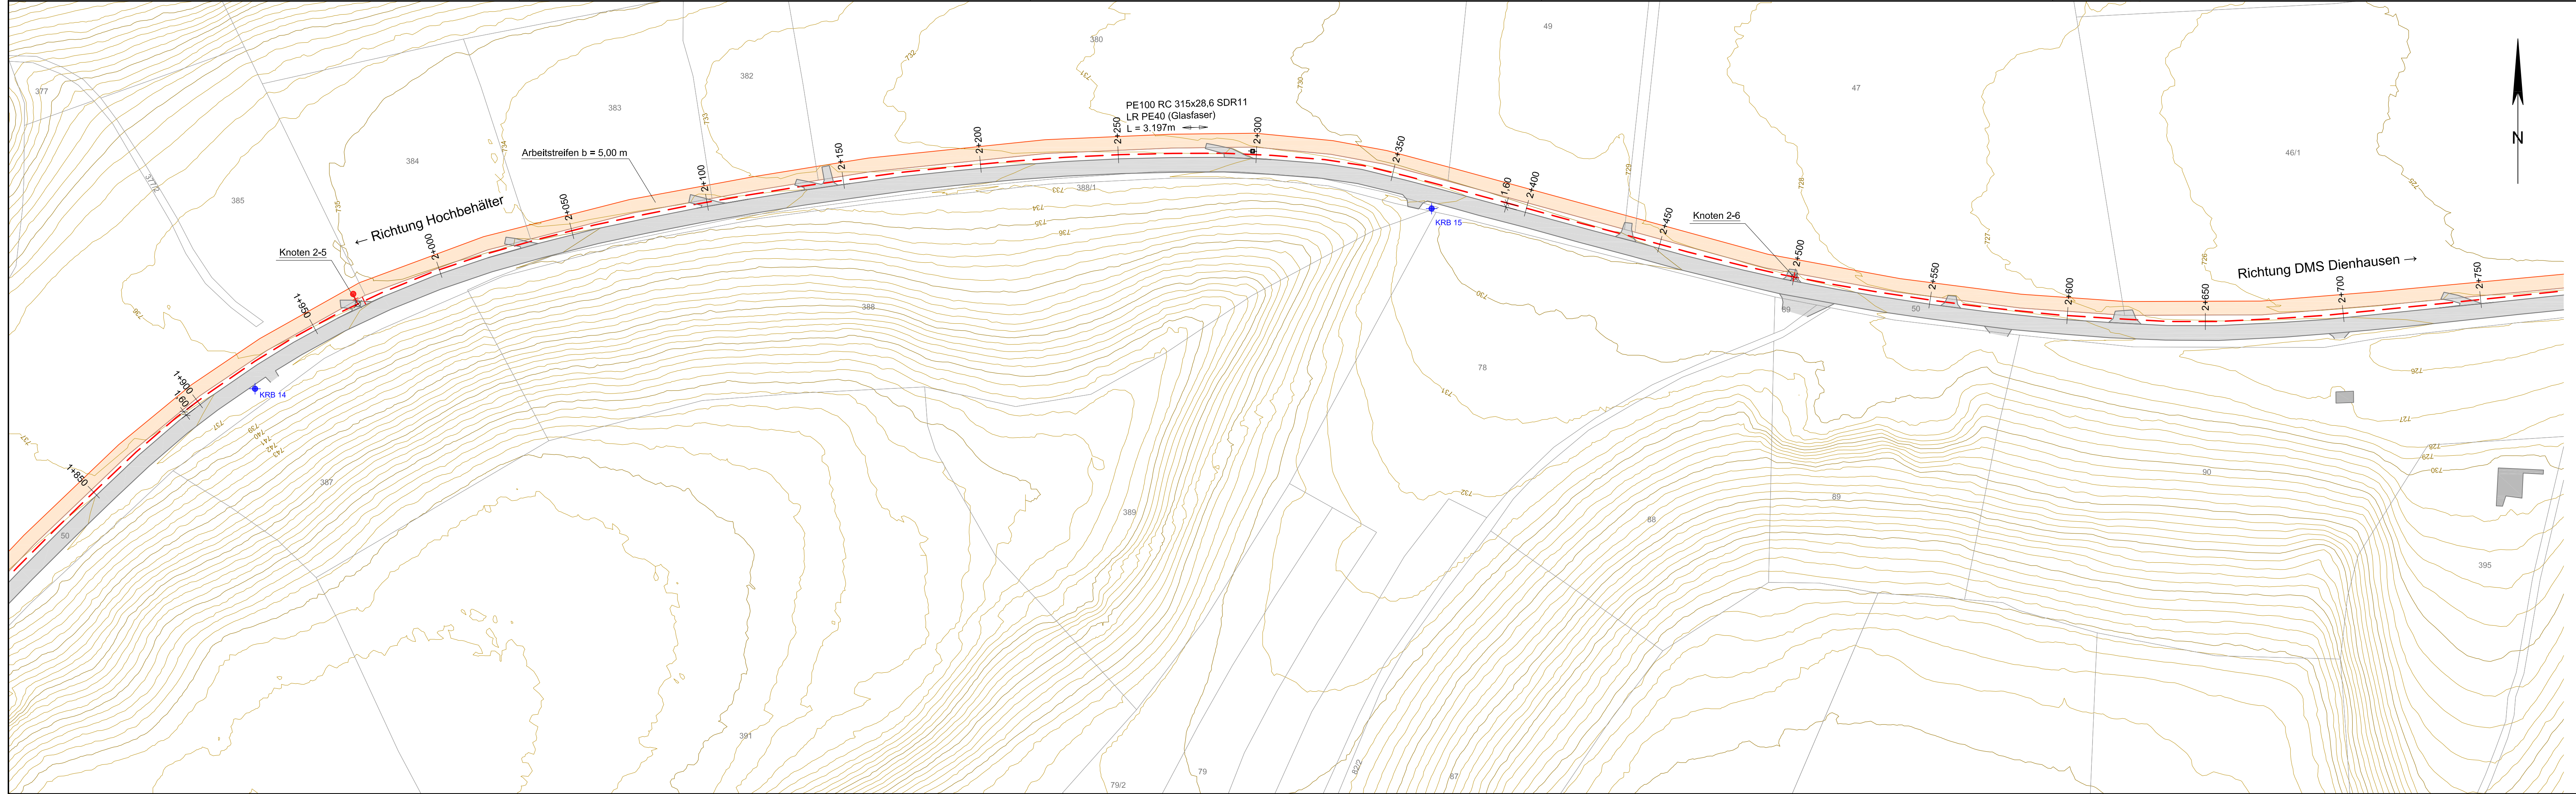


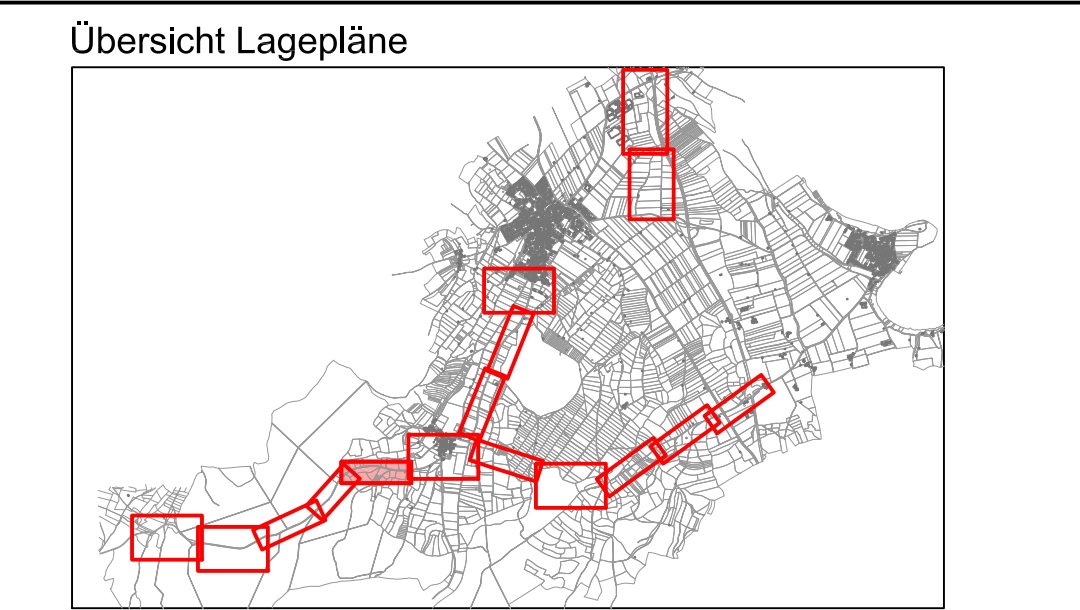

- Legende:**
- Bestand**
- Flurgrenzen mit Nr.
 - Gemeinde Grenze
 - Gebäude Bestand
 - Straße Bestand Asphalt
 - Wege Bestand Kies/Schotter
 - Höhenlinien (5,00m und 1,00m)
 - Wasserleitung Bestand
 - Schmutzwasserhaltung KS
 - Kanal Druckleitung DS
 - Regenwasserhaltung KR
 - Telekom
 - Stromleitung LEW
 - Straßenbeleuchtung
 - Stromleitung Gemeinde Fuchstal
- Planung**
- Gebäude
 - Wasserleitung mit Stationierung
 - Unterflurhydrant
 - Entlüftungsventil
 - Schieber
 - Rückbau Wasserleitung
 - Wasserleitung Neu Stadtwerke Schongau (Darstellung nur nachrichtlich)
 - Kabelzugschacht
 - Knoten 1-1
 - Bohrprofile (siehe Baugrundgutachten Wasserversorgung)



Nr.	Änderungen	geänd. am	Name	gepr. am	
Vorhaben: Erneuerung Wasserversorgung Denklingen			Projekt.-Nr.: ea-Denk-001.		
			Anlage: 6		
			Plan-Nr.: A 40-4		
Landkreis: Landsberg am Lech Gemeinde: Denklingen					
Maßstab: 1 : 1000	Lageplan Planung Hochbehälter Lichtenrain - Dienhausen			Datum	Na
			entw.	März 2019	Kr
			gez.	März 2019	Le
	Ausführungsplanung		gepr.	15.05.2019	
Vorhabensträger:			Entwurfsverfasser:		
Gemeinde Denklingen Hauptstraße 23 86920 Denklingen			Dr. Blasy - Dr. Overland Beratende Ingenieure GmbH & Co. Moosstraße 3 82279 Eching am Ammersee 		
Datum	Unterschrift		15.05.2019 Datum Unterschrift		