



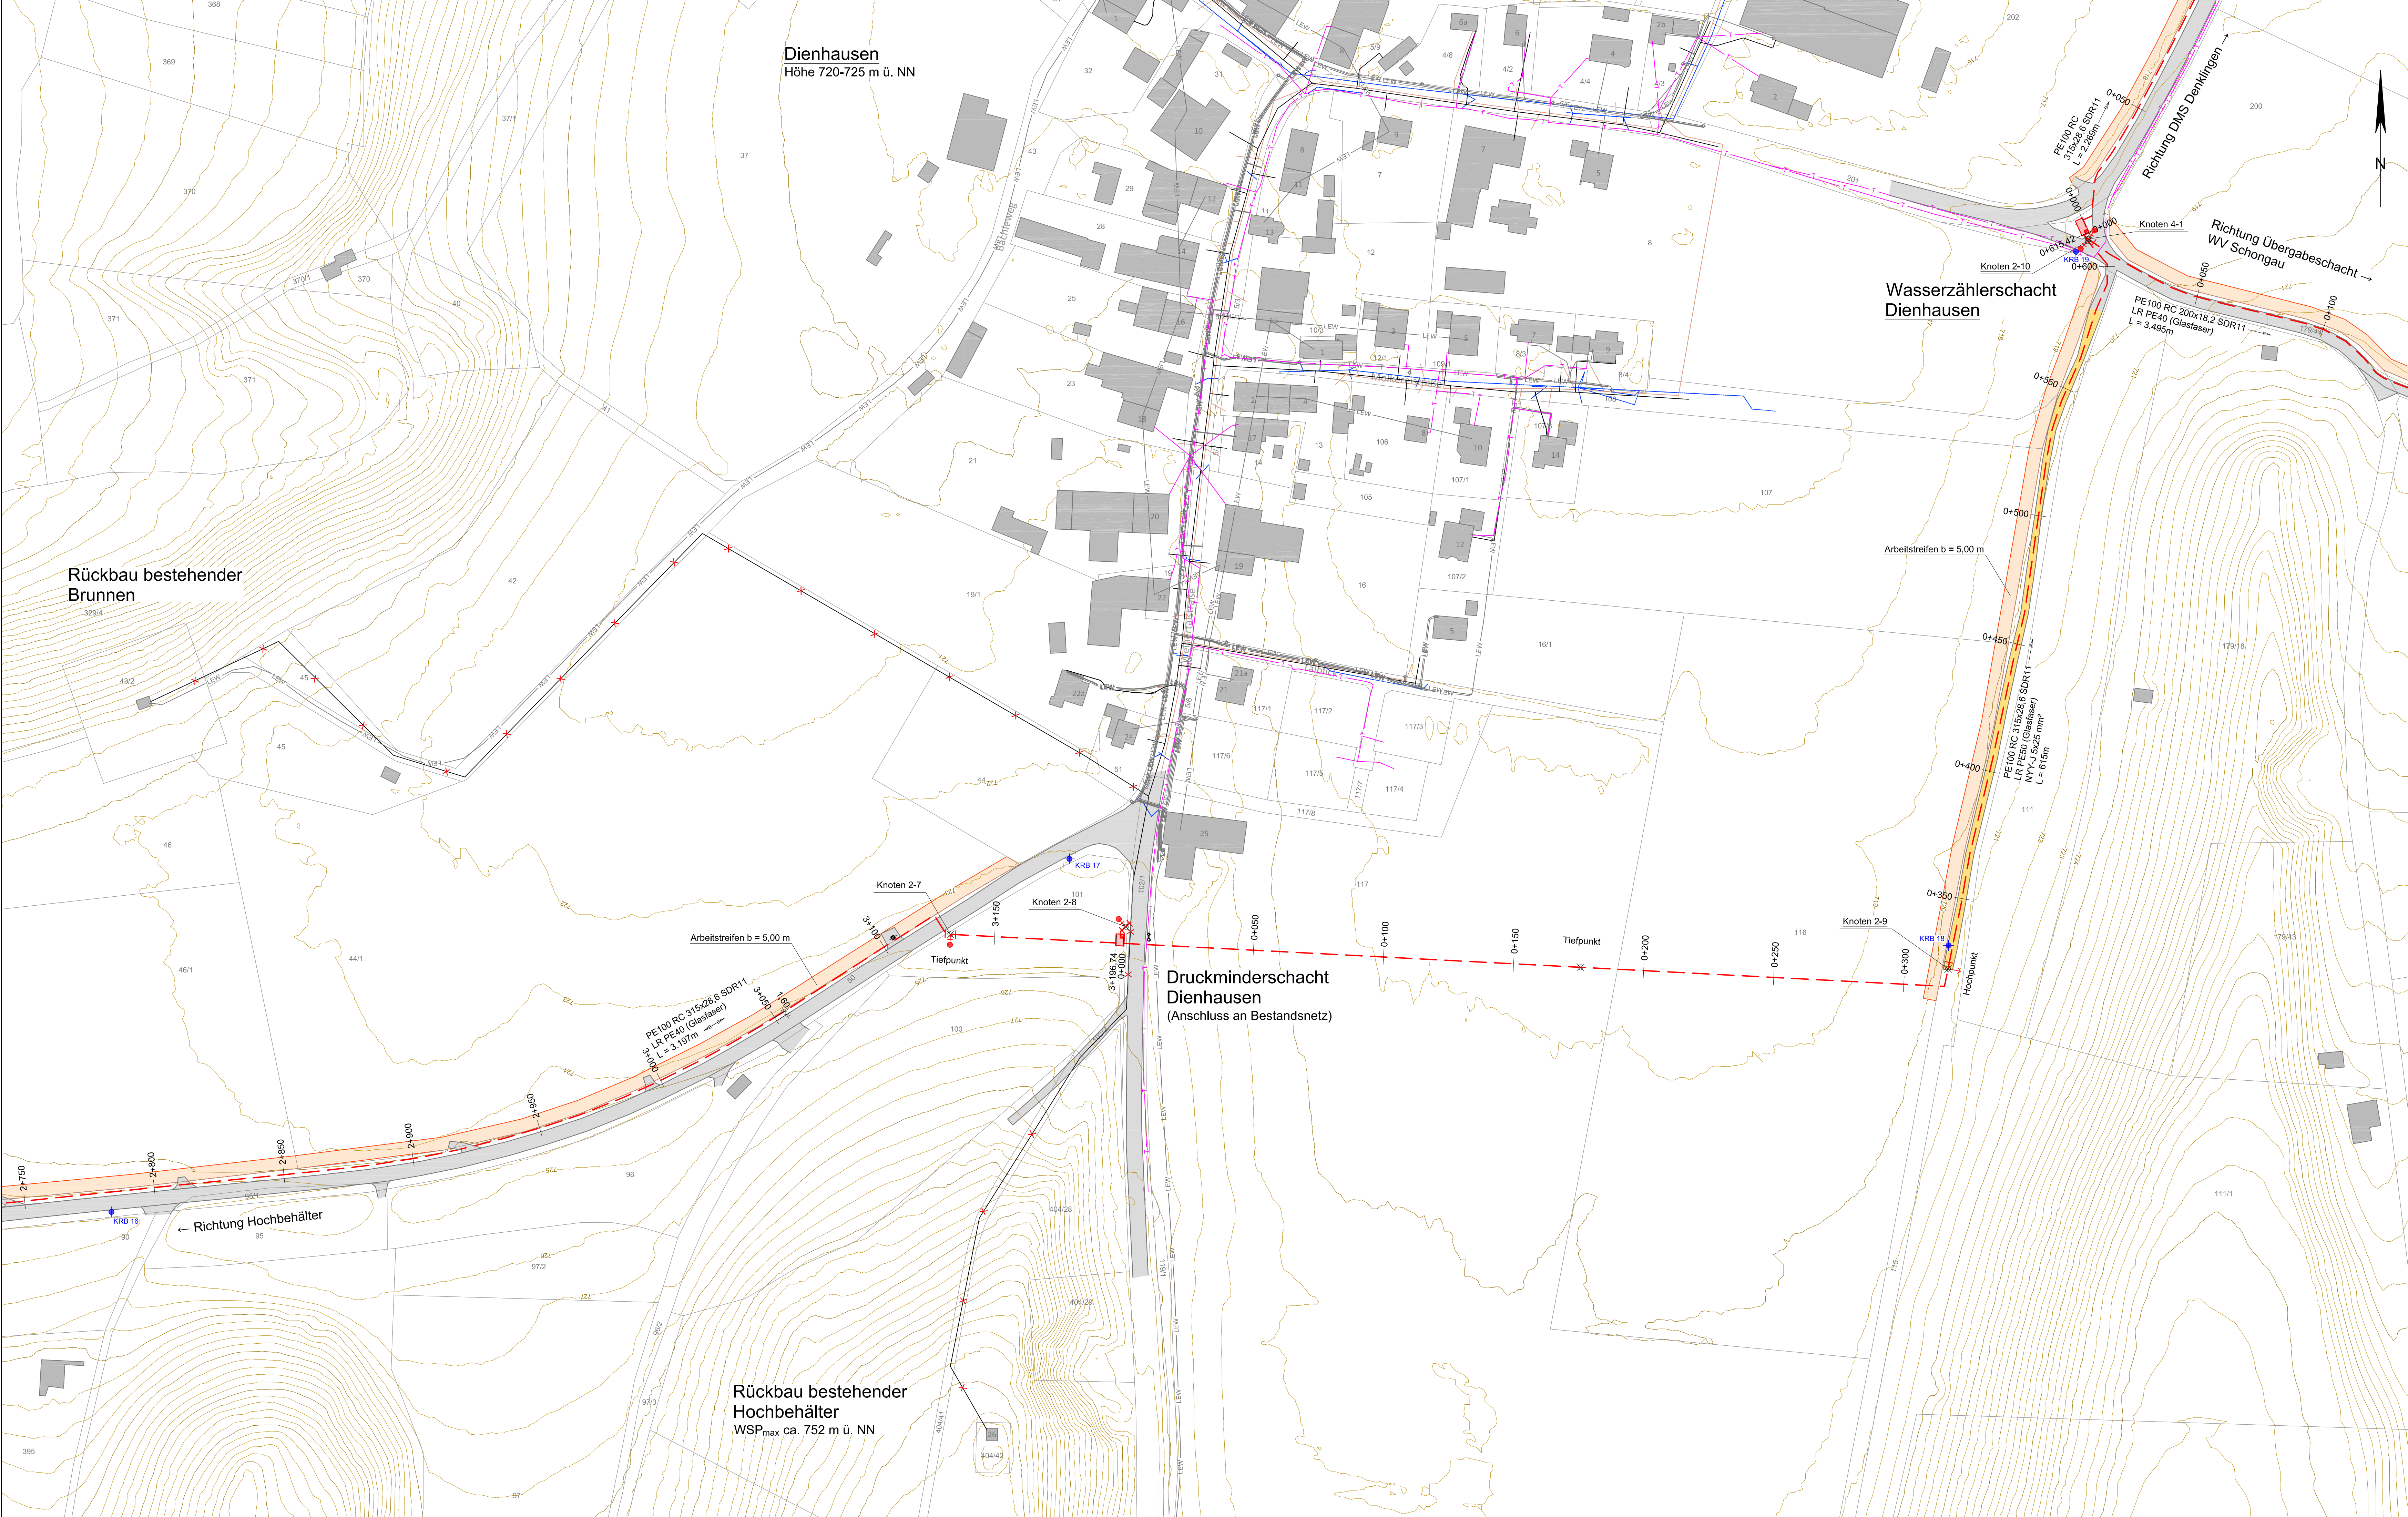

- Legende:**
- Bestand**
- Flurgrenzen mit Nr.
 - Gemeinde Grenze
 - Gebäude Bestand
 - Straße Bestand Asphalt
 - Wege Bestand Kies/Schotter
 - Höhenlinien (5,00m und 1,00m)
 - Wasserleitung Bestand
 - Schmutzwasserhaltung KS
 - Kanal Druckleitung DS
 - Regenwasserhaltung KR
 - Telekom
 - Stromleitung LEW
 - Straßenbeleuchtung
 - Stromleitung Gemeinde Fuchstal
- Planung**
- Gebäude
 - Wasserleitung mit Stationierung
 - Unterflurhydrant
 - Entlüftungsventil
 - Schieber
 - Rückbau Wasserleitung
 - Wasserleitung Neu Stadtwerke Schongau (Darstellung nur nachrichtlich)
 - Kabelzugschacht
 - Details Knotenpunkte siehe Plan Nr. A 40-14
 - Bohrprofile (siehe Baugrundgutachten Wasserversorgung)

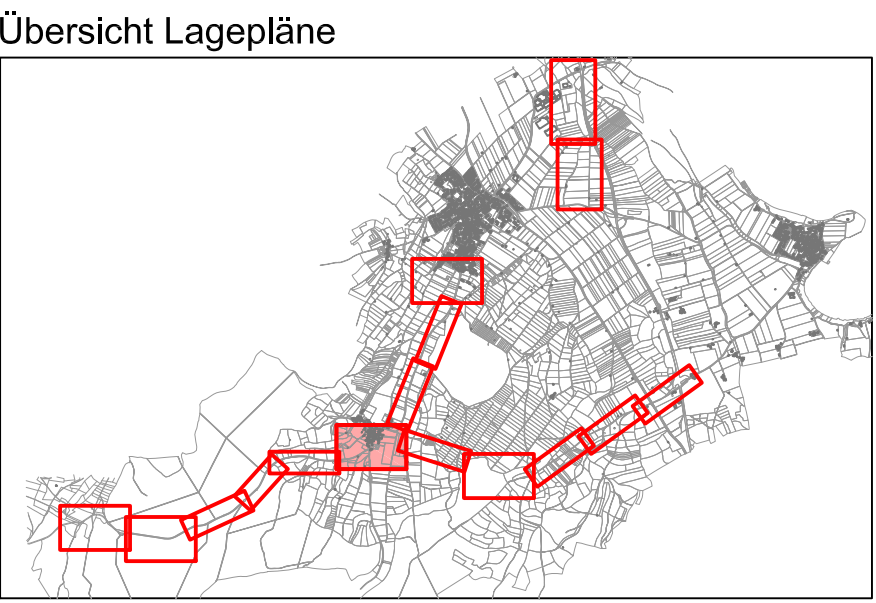

Nr.	Änderungen	geänd. am	Name	gepr. am	Name
Vorhaben: Erneuerung Wasserversorgung Denklingen			Projekt-Nr.: ea-Denk-001.01		
Landkreis: Landsberg am Lech Gemeinde: Denklingen			Anlage: 6		
Maßstab: 1 : 1000			Plan-Nr.: A 40-5		
Lageplan Planung Denklingen			Datum	Name	
			entw.	März 2019	Krötzinger
			gez.	März 2019	Lenz
Ausführungsplanung			gepr.	15.05.2019	<i>D. Blasy</i>
Vorhabensträger: Gemeinde Denklingen Hauptstraße 23 86920 Denklingen			Entwurfsverfasser: Dr. Blasy - Dr. Overland Beratende Ingenieure GmbH & Co. KG Moosstraße 3 82229 Erching am Angerssee 15.05.2019		
Datum Unterschrift			Datum Unterschrift		