



Legende:

Bestand

Flurgrenzen mit Nr.

Gemeinde Grenze

Gebäude Bestand

Straße Bestand Asphalt

Wege Bestand Kies/Schotter

Höhenlinien (5,00m und 1,00m)

Wasserleitung Bestand

Schmutzwasserhaltung KS

Kanal Druckleitung DS

Regenwasserhaltung KR

Telekom

Stromleitung LEW

Straßenbeleuchtung

Stromleitung Gemeinde Fuchstal

Planung

Gebäude

Wasserleitung mit Stationierung

Unterflurhydrant

Entlüftungsventil

Schieber


Rückbau Wasserleitung

 
Wasserleitung Neu Stadtwerke Schongau
(Darstellung nur nachrichtlich)

Kabelzugschacht

Details Knotenpunkte siehe Plan Nr. A 40-14

Bohrprofile (siehe Baugrundgutachten Wasserversorgung)

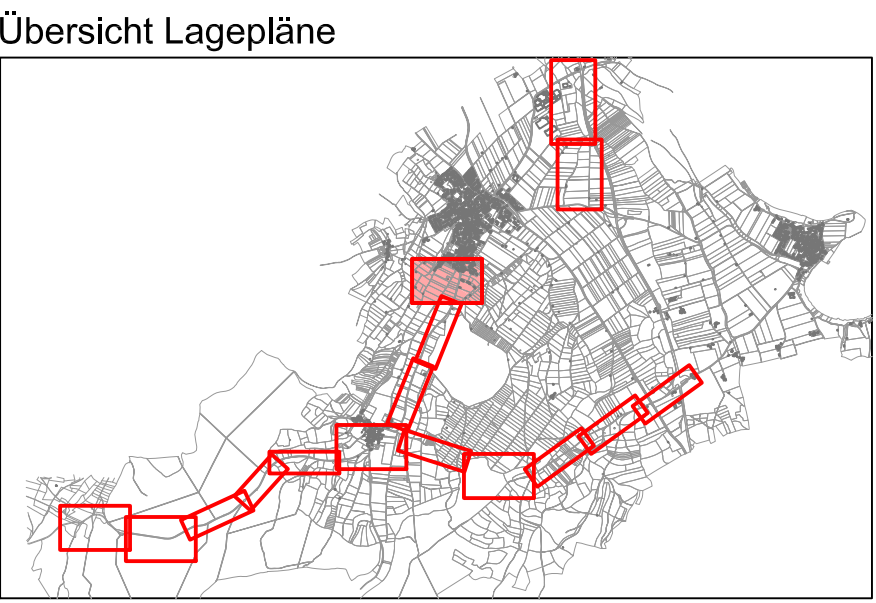

Nr.	Änderungen	geänd. am	Name	gepr. am	Name
Vorhaben: Erneuerung Wasserversorgung Denklingen			Projekt-Nr.: ea-Denk-001.01		
Landkreis: Landsberg am Lech Gemeinde: Denklingen			Anlage: 6		
Maßstab: 1 : 1000			Plan-Nr.: A 40-7		
Lageplan Planung Druckminderschacht Denklingen				Datum	Name
			entw.	März 2019	Krötzing
			gez.	März 2019	Lenz
Ausführungsplanung			gepr.	15.05.2019	
Vorhabensträger: Gemeinde Denklingen Hauptstraße 23 86920 Denklingen			Entwurfsverfasser: Dr. Blasy - Dr. Overland Beratende Ingenieure GmbH & Co. KG Moosstraße 3 82279 Erching am Angerssee 15.05.2019 		
Datum Unterschrift			Datum Unterschrift		