


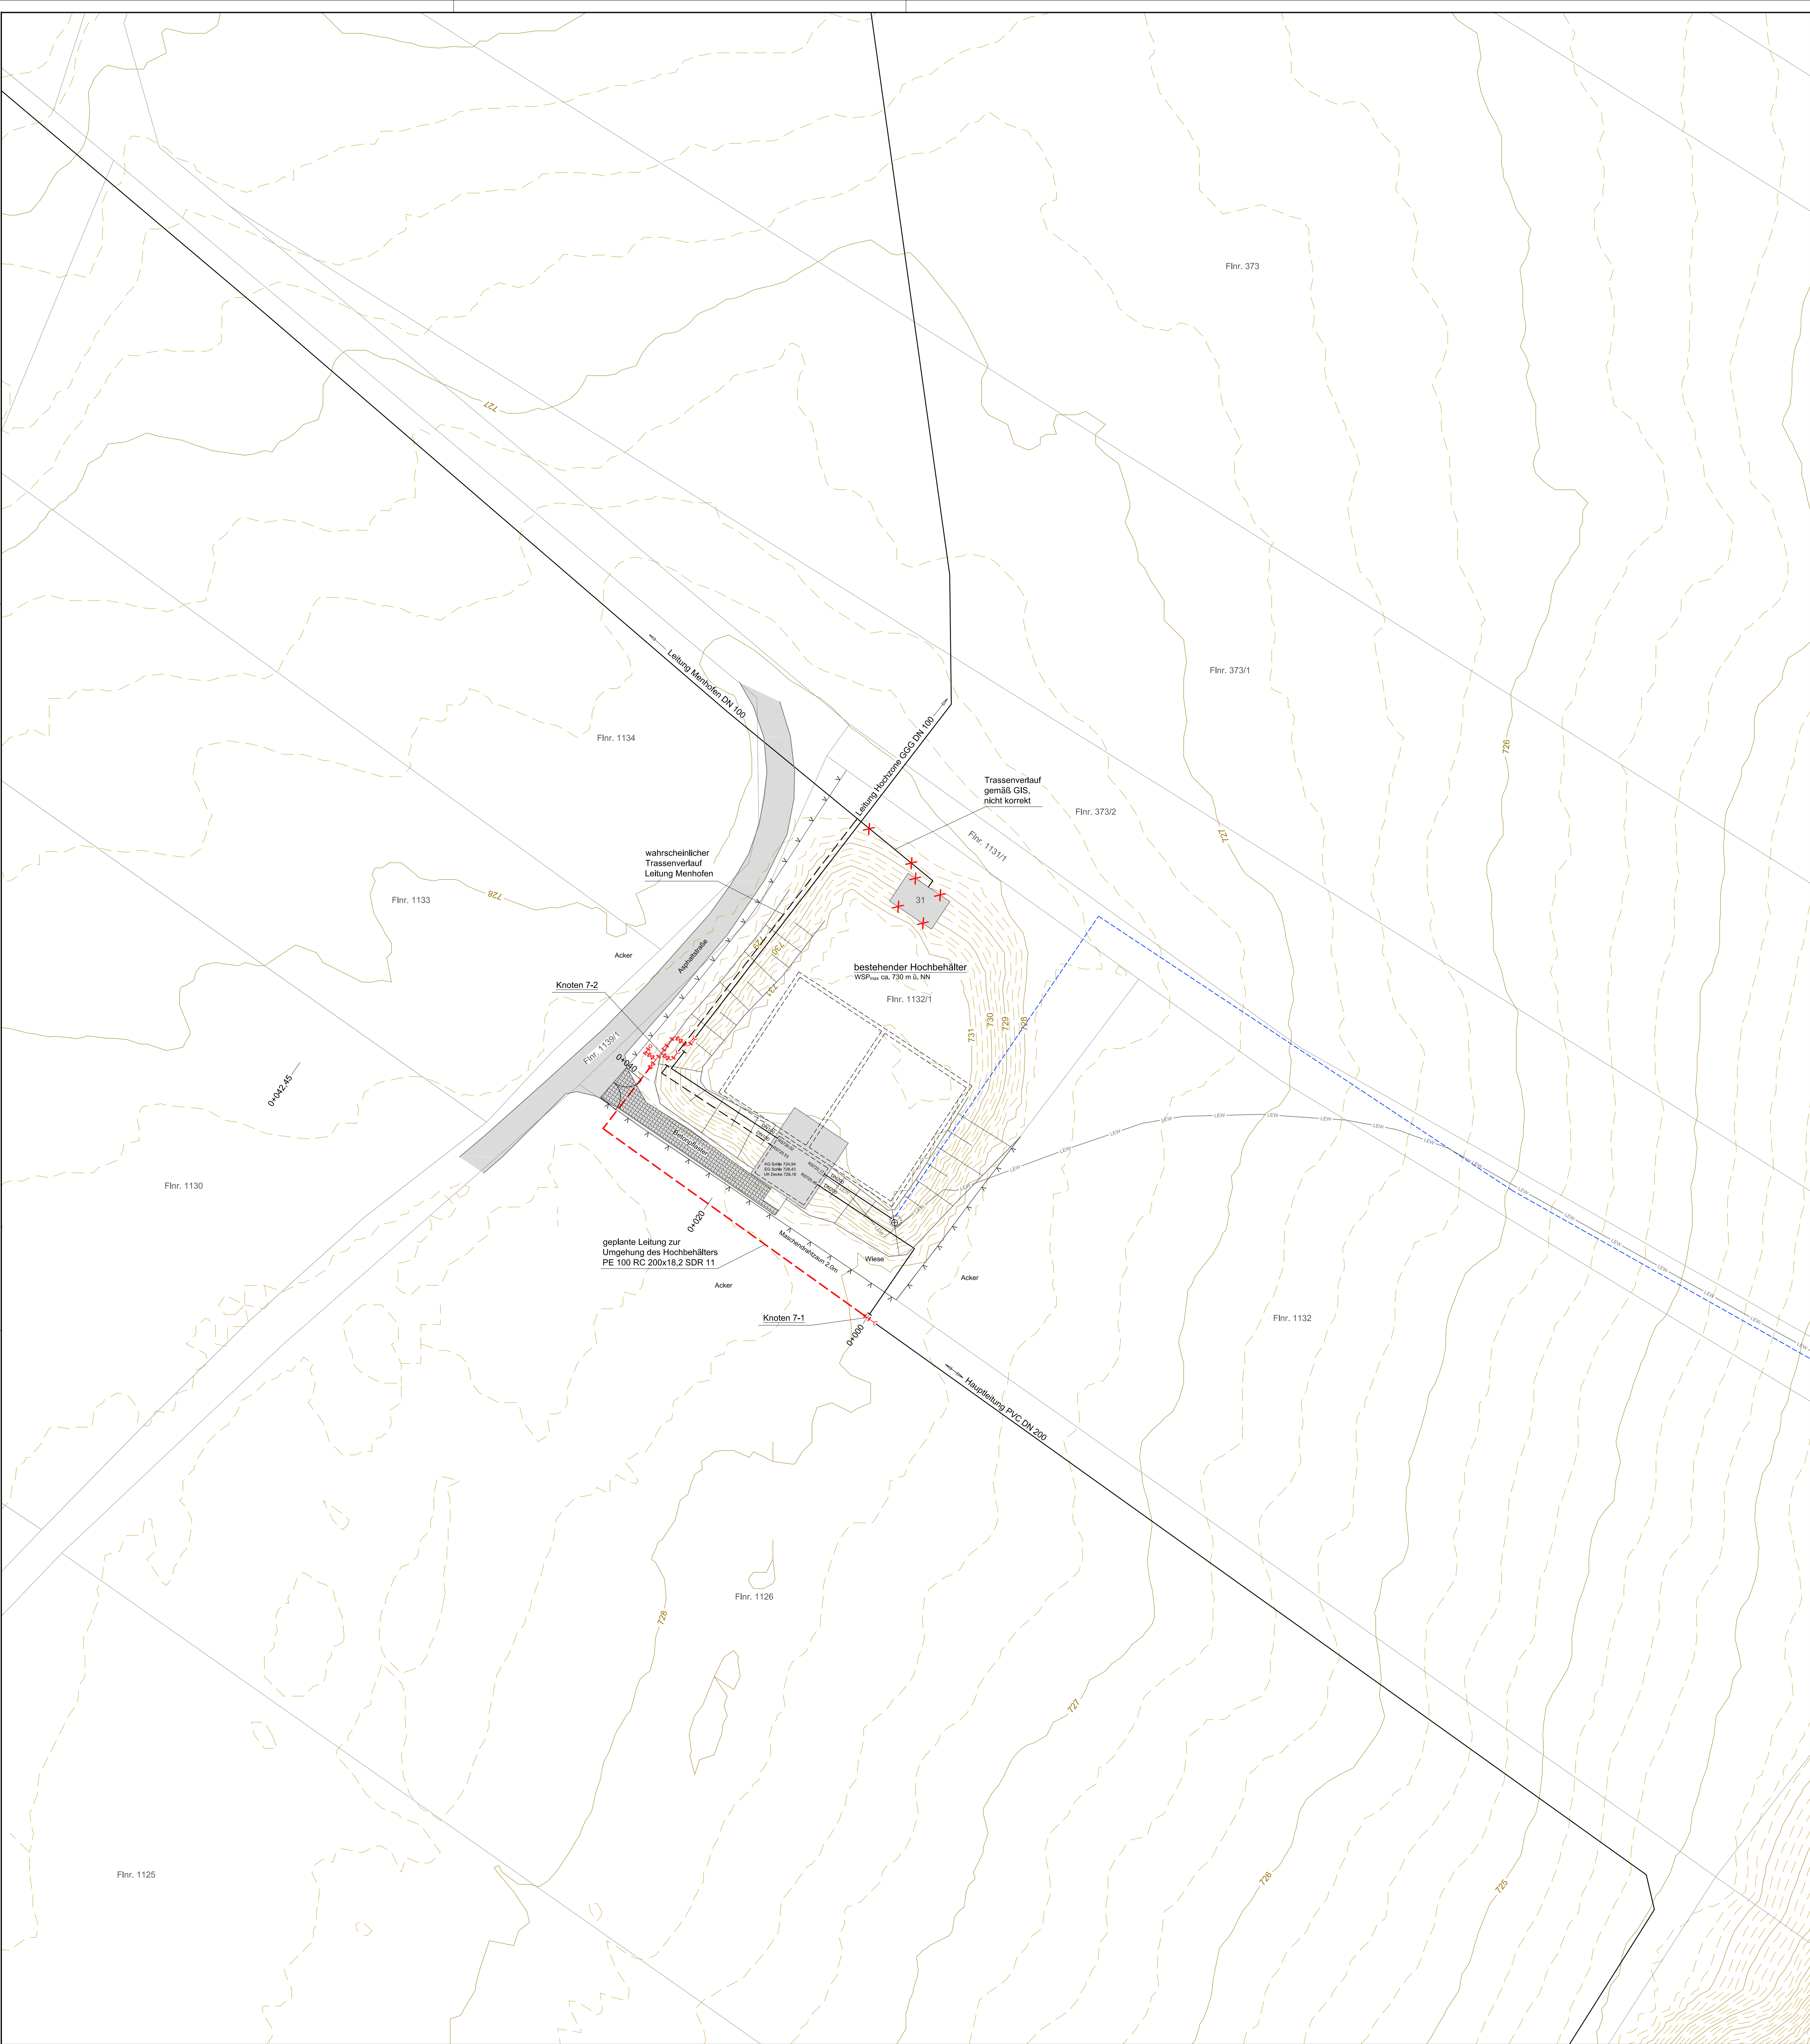

Legende:

- Bestand**
- Flurgrenzen mit Nr.
 - Gebäude Bestand
 - Straße Bestand Asphalt
 - Wege Bestand Kies/Schotter
 - Höhenlinien (1,00m und 0,25m)
 - Wasserleitung Bestand
 - Schmutzwasserhaltung KS
 - Kanal Druckleitung DS
 - Regenwasserhaltung KR
 - Telekom
 - Stromleitung LEW
 - Straßenbeleuchtung
- Planung**
- Gebäude
 - Wasserleitung
 - Rückbau Wasserleitung
 - Kabelzugschacht
 - Knoten 7-1 Details Knotenpunkte siehe Plan Nr. A 40-14

Nr.	Änderungen	geänd. am	Name	gepr. am	Name
Vorhaben: Erneuerung Wasserversorgung Denklingen			Projekt-Nr.: ea-Denk-001.01		
			Anlage: 6		
Landkreis: Landsberg am Lech Gemeinde: Denklingen			Plan-Nr.: A 45b		
Maßstab: 1 : 250	Detaillageplan Hochbehälter Bestand Denklingen		Datum	Name	
			entw.	März 2019	Krötzing
			gez.	März 2019	Lenz
		Ausführungsplanung		gepr.	15.05.2019
Vorhabensträger: Gemeinde Denklingen Hauptstraße 23 86920 Denklingen			Entwurfsverfasser: Dr. Blasy - Dr. Overland <i>Beckende Ingenieur- GmbH & Co. KG</i> Moosstraße 3 82278 Esching am Angerersee 15.05.2019  Datum Unterschrift		
Datum	Unterschrift		Datum Unterschrift		