




Schnitt B-B

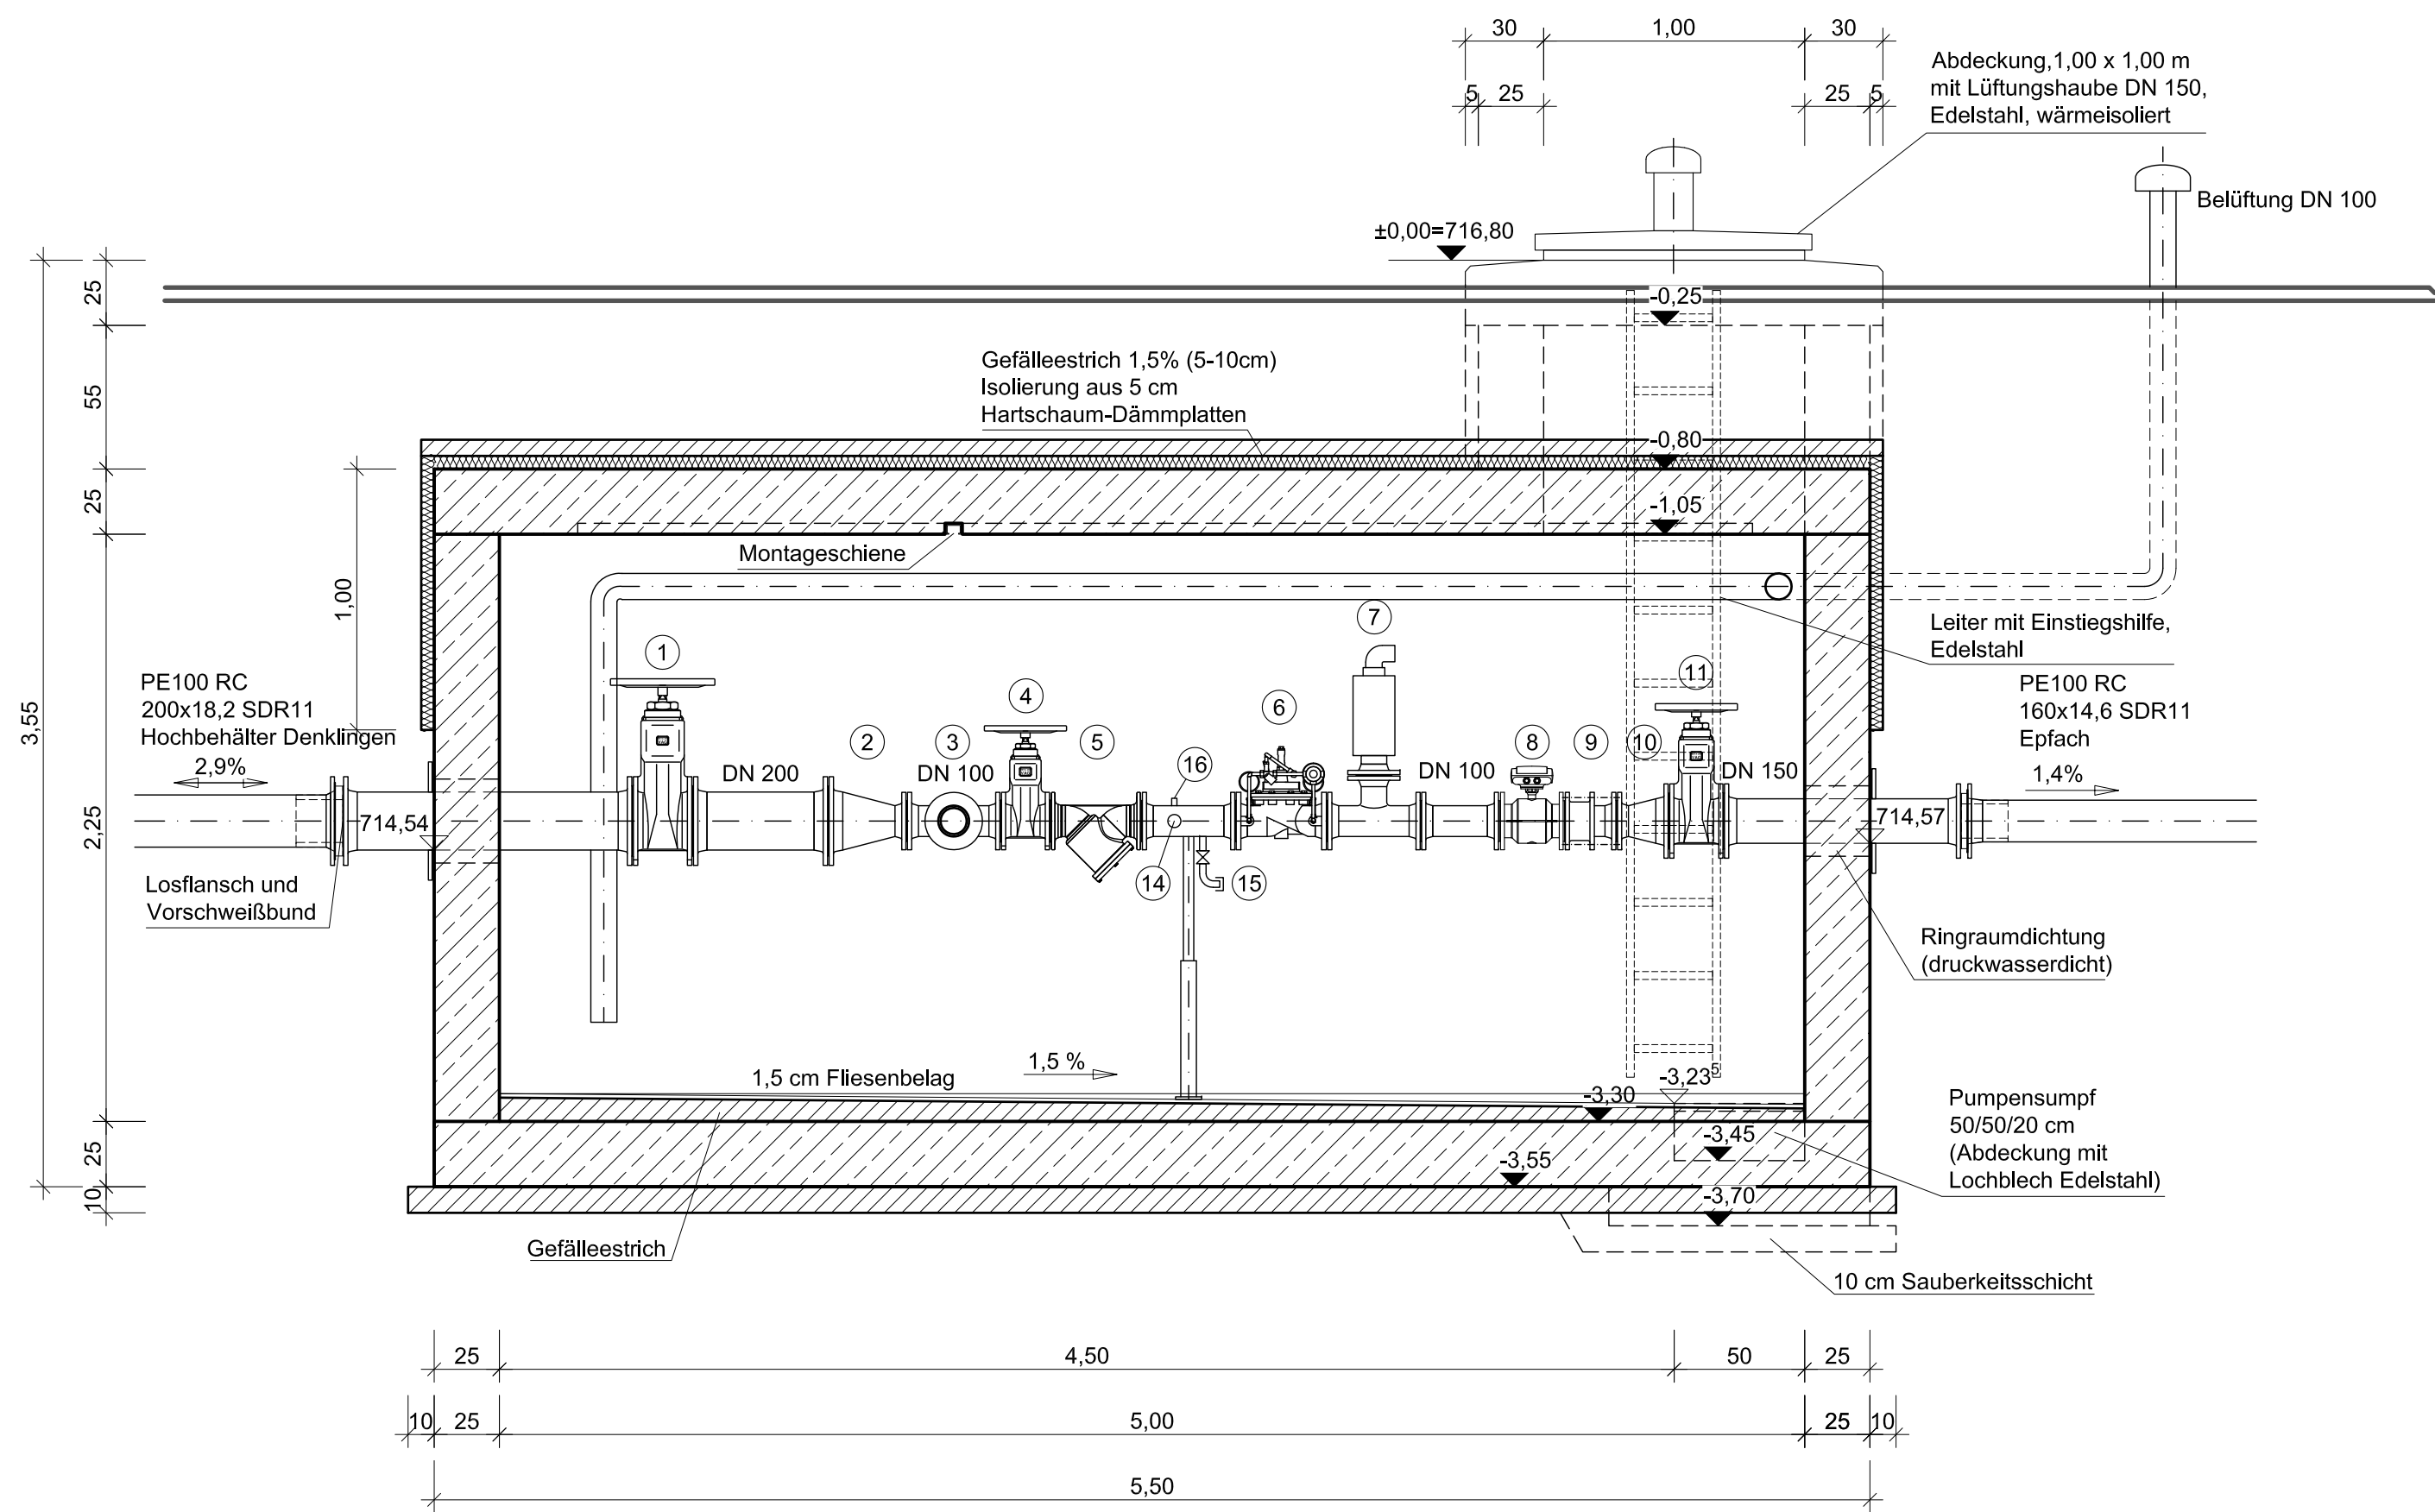

Schnitt A-A

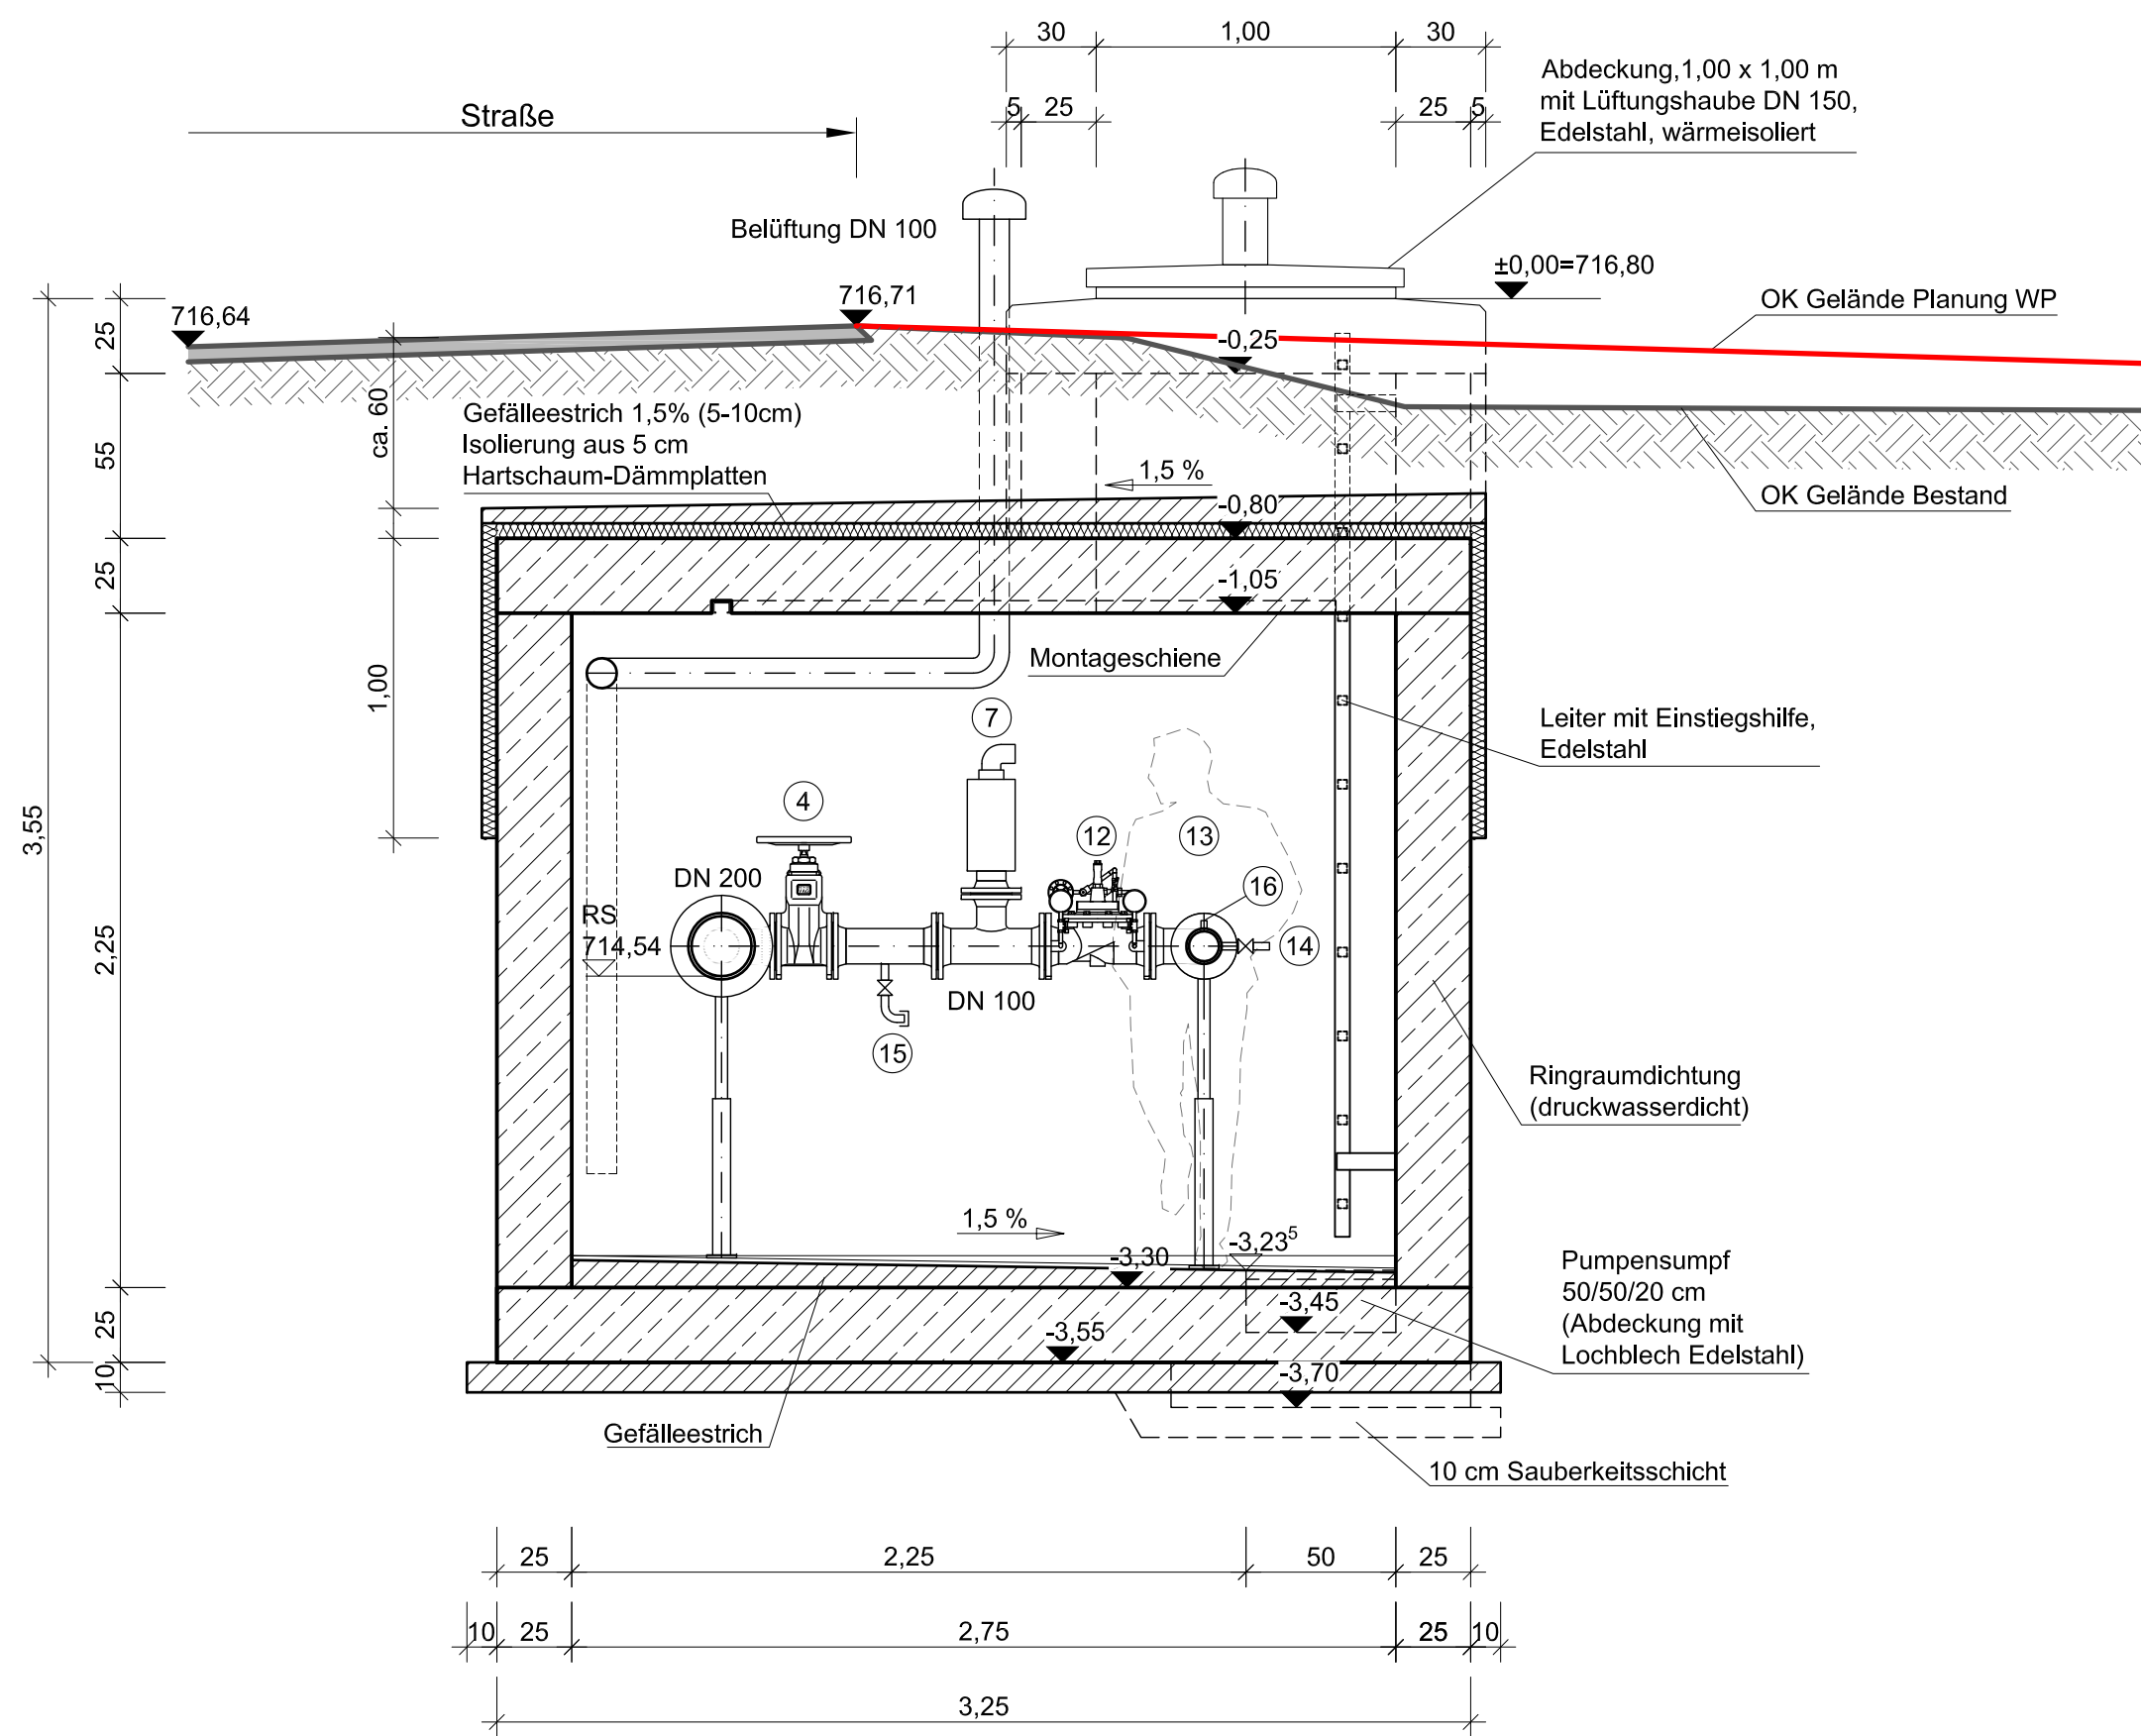

Grundriss

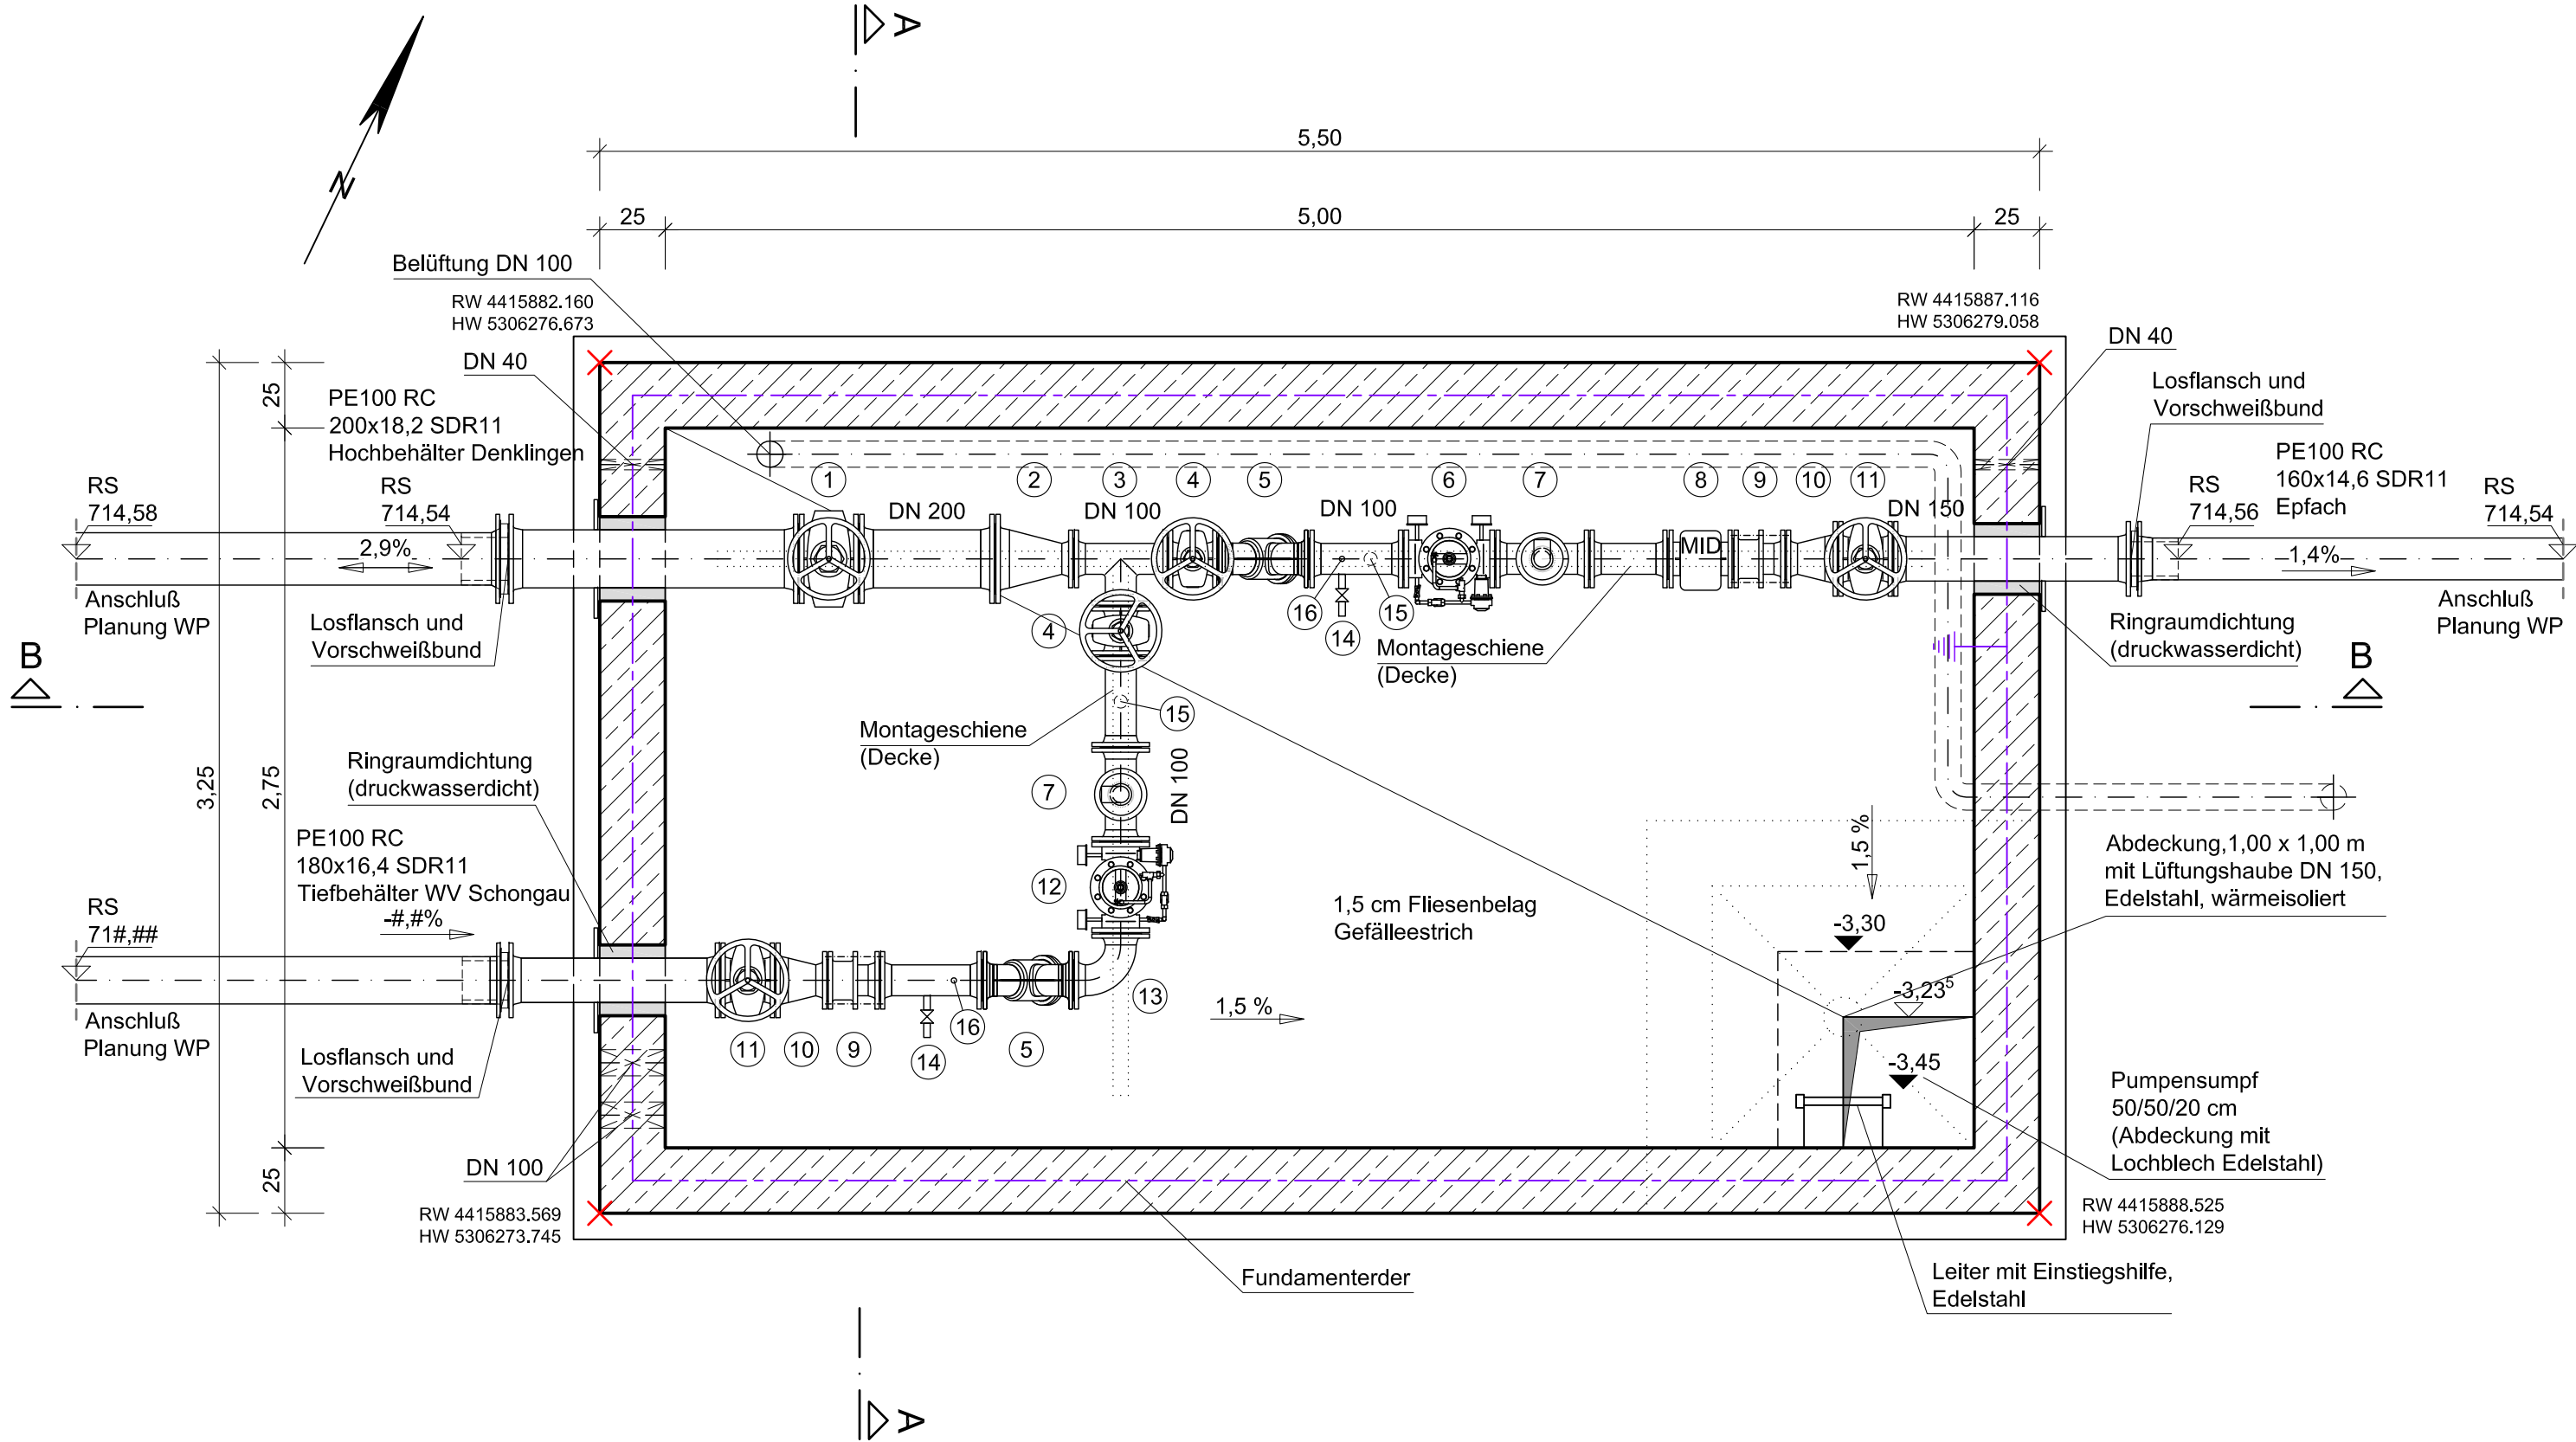

Boden-, Wand- und Deckenstärken gemäß statischer Berechnung.
Angewandte Maße sind nur Richtwerte.
Ausführung Stahlbeton in WU-Beton.

Schnittstelle Planung und Bau Stadtwerke Schongau bzw.
Ingenieurbüro WipflerPLAN (WP) beachten (Lage Leitungen vor Ort prüfen).

Zeichenerklärung:

- 1 Schieber DN 200
- 2 Reduzierstück DN 200/100
- 3 T-Stück DN 100
- 4 Schieber DN 100
- 5 Schmutzfänger DN 100
- 6 Druckminderventil DN 100
- 7 Be- und Entlüftungsventil
- 8 MID DN 100
- 9 Ausbaustück DN 100
- 10 Reduzierstück DN 150/100
- 11 Schieber DN 150
- 12 Druckminderventil DN 100 mit Öffnungsbegrenzer auf 20 l/s
- 13 Bogen 90° DN 100
- 14 1/2" Anschweißnippel mit Kugelhahn u. Probenabnahmemann
- 15 2" Anschweißstutzen mit Kugelhahn und Rohrkupplung (Spülen, Entleeren und Desinfizieren)
- 16 1/2" Anschweißmuffe

Nr.	Änderungen	geänd. am	Name	gepr. am	Name
Vorhaben: Erneuerung Wasserversorgung Denklingen			Projekt.-Nr.: ea-Denk-001.01		
			Anlage: 6		
Landkreis: Landsberg am Lech Gemeinde: Denklingen			Plan-Nr.: A 62		
Maßstab: 1 : 25	Übergabeschacht WV Schongau			Datum	Name
			entw.	März 2019	Krötzinger
	Ausführungsplanung		gez.	März 2019	Lenz
gepr.			15.05.2019	<i>D. Baer</i>	
Vorhabensträger:			Entwurfsverfasser:		
Gemeinde Denklingen Hauptstraße 23 86920 Denklingen			<u>Dr. Blasy - Dr. Øverland</u> Beratende Ingenieure GmbH & Co. KG Moosstraße 3 82275 Echting am Ammersee <i>H. Øverland</i> 15.05.2019 Datum Unterschrift		
Datum	Unterschrift				